



- ① (1F) 既設M3取付 (5F) 既設M3取外
- ② (2F) 既設M3取付 (4F) 既設M3取外
- ③ (3F) 既設M3取付 (3F) 既設M3取外
- ④ (4F) 既設M3取付 (2F) 既設M3取外
- ⑤ (5F) 既設M3取付 (1F) 既設M3取外

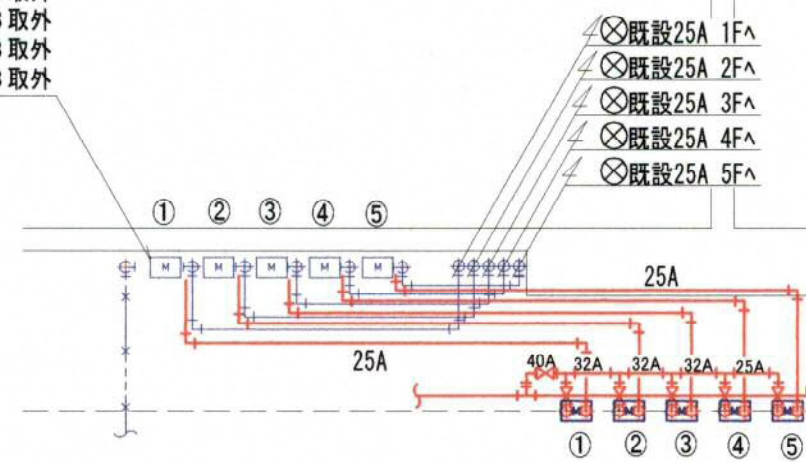


A-TYPE (×5) 1/50

- ① (1F) 既設M3取付 (5F) 既設M3取外
- ② (2F) 既設M3取付 (4F) 既設M3取外
- ③ (3F) 既設M3取付 (3F) 既設M3取外
- ④ (4F) 既設M3取付 (2F) 既設M3取外
- ⑤ (5F) 既設M3取付 (1F) 既設M3取外

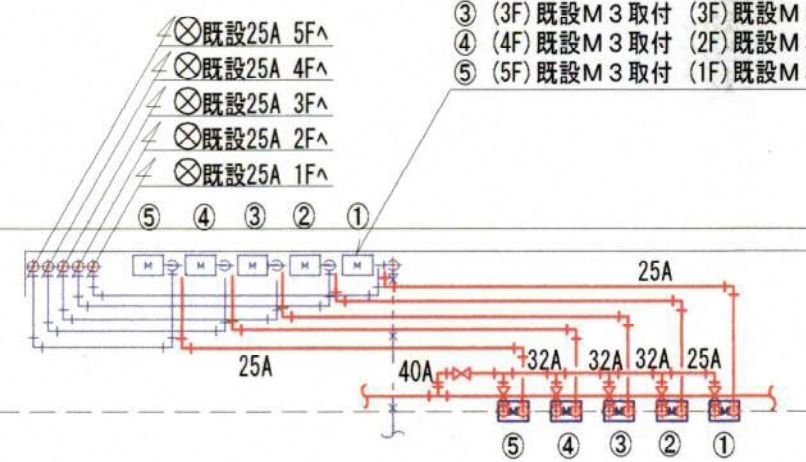

B-TYPE (×3), B'-TYPE (×1) 1/50

- ① (1F) 既設M3取付 (5F) 既設M3取外
- ② (2F) 既設M3取付 (4F) 既設M3取外
- ③ (3F) 既設M3取付 (3F) 既設M3取外
- ④ (4F) 既設M3取付 (2F) 既設M3取外
- ⑤ (5F) 既設M3取付 (1F) 既設M3取外

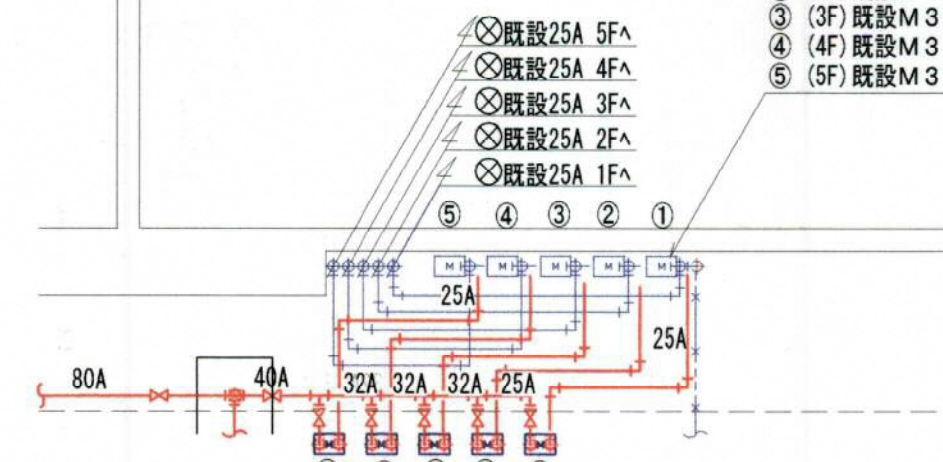


C-TYPE (×1) 1/50

凡 例

| 部 品 | 名 称 |
|-----|---------------|
| | 絶縁継手 |
| | 分岐ガス栓・メーターガス栓 |
| | 既設管より取出し |
| | コンクリート掘削 |
| | アスファルト掘削 |
| | PEバルブ |
| | 既設撤去管 |
| | 既設放棄管 |

特記無き配管についてはSGP
(垂鉛メッキ鋼管)とする。

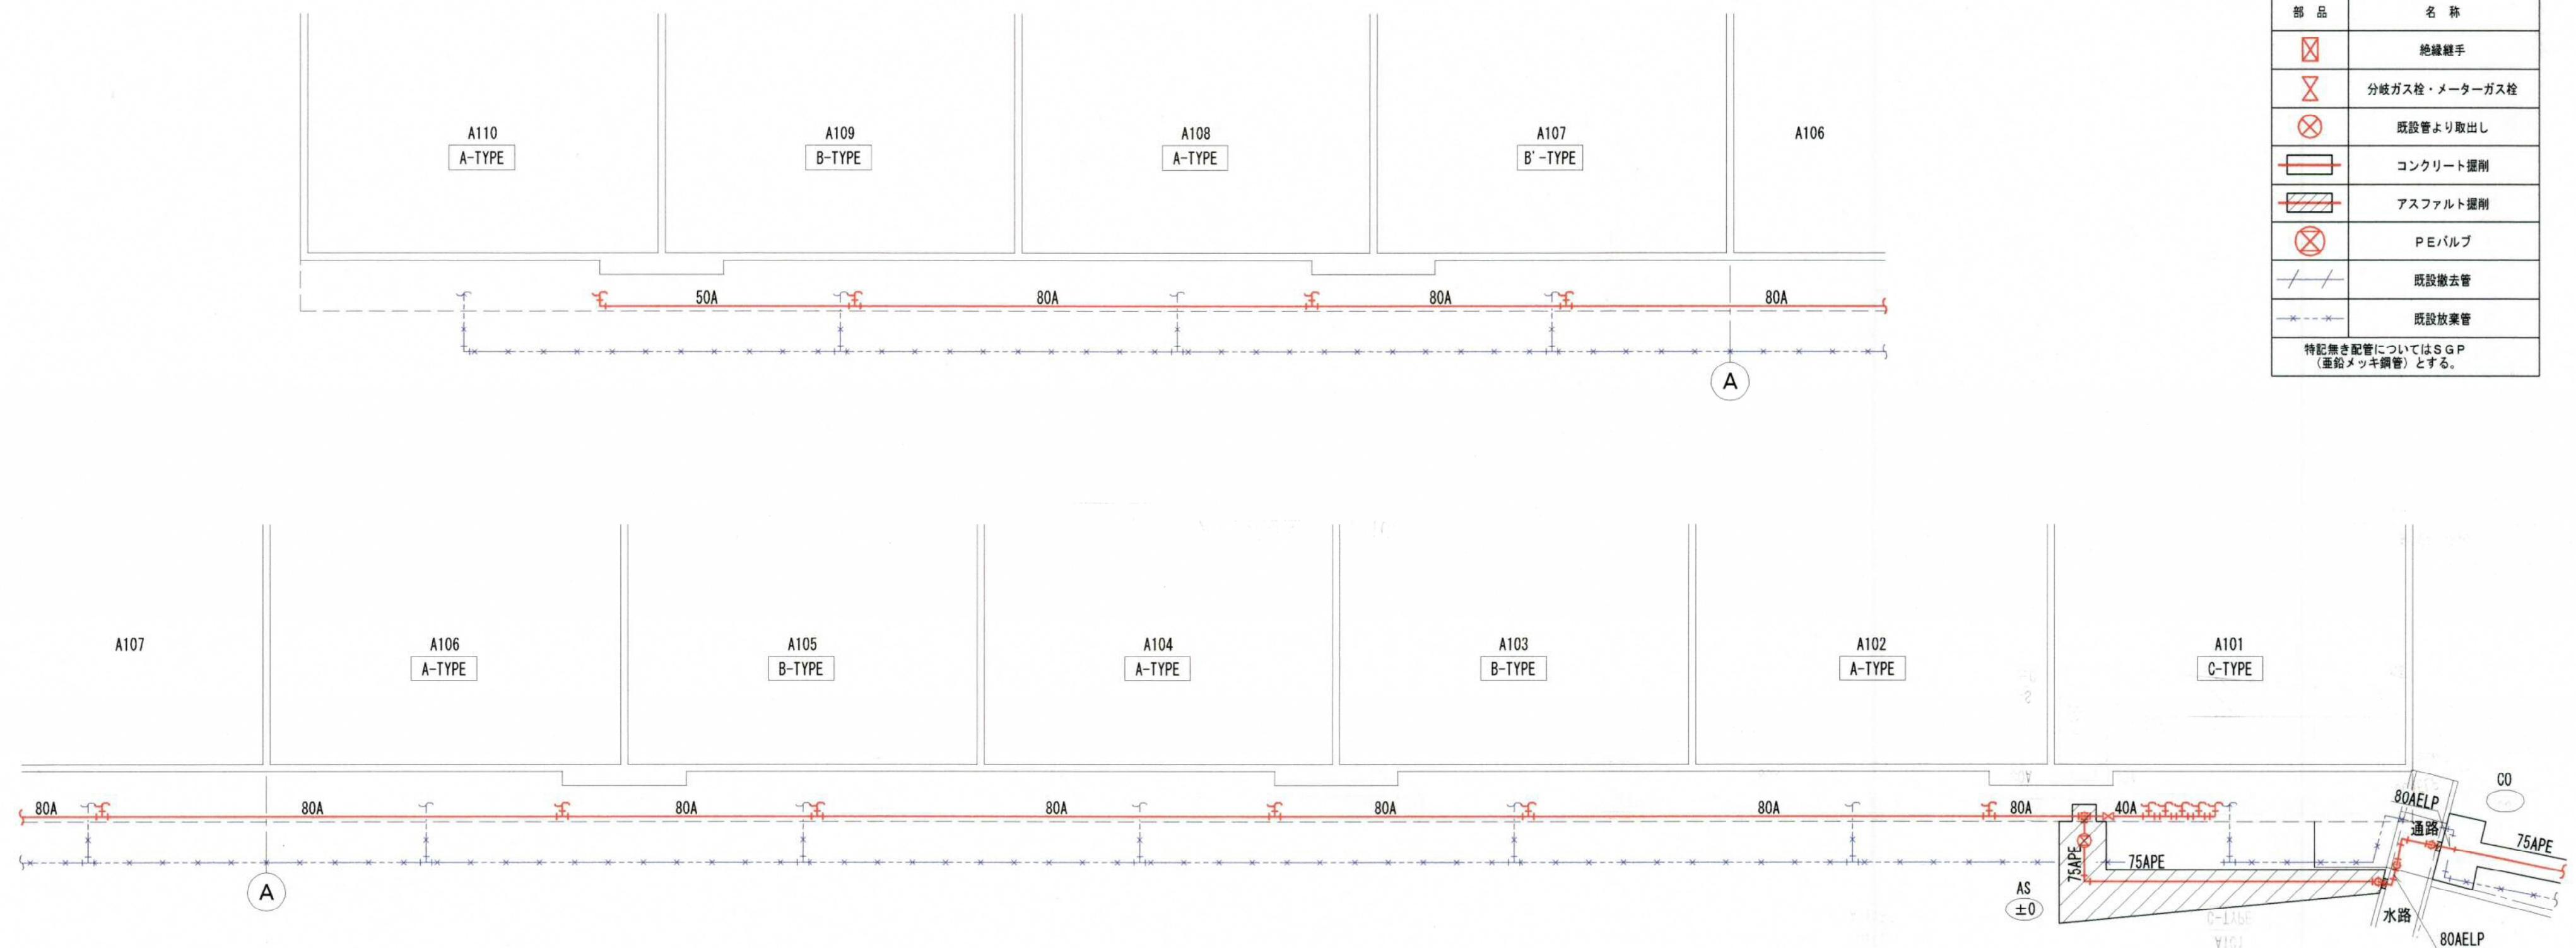

A棟平面図 1/100

完成図

以降別図参照

B棟平面図 6-1

大阪ガス(株)エネルギー事業部
兵庫エネルギー事業部

| 検 図 | 検 図 | 製 図 |
|-----|-----|-----|
| | | |
| | | |

工事名称
平成19年度 川西市営花屋敷団地 ガス配管改修工事
図面名称

A棟平面図

縮尺

1/100・50

図面番号

2 / 全業
6